


CITTA' DI CAVALLINO
 PROVINCIA DI LECCE

PROGETTO DI PIANO PARTICOLAREGGIATO
- COMPARTO " L " -
 FRAZIONE DI CASTROMEDIANO

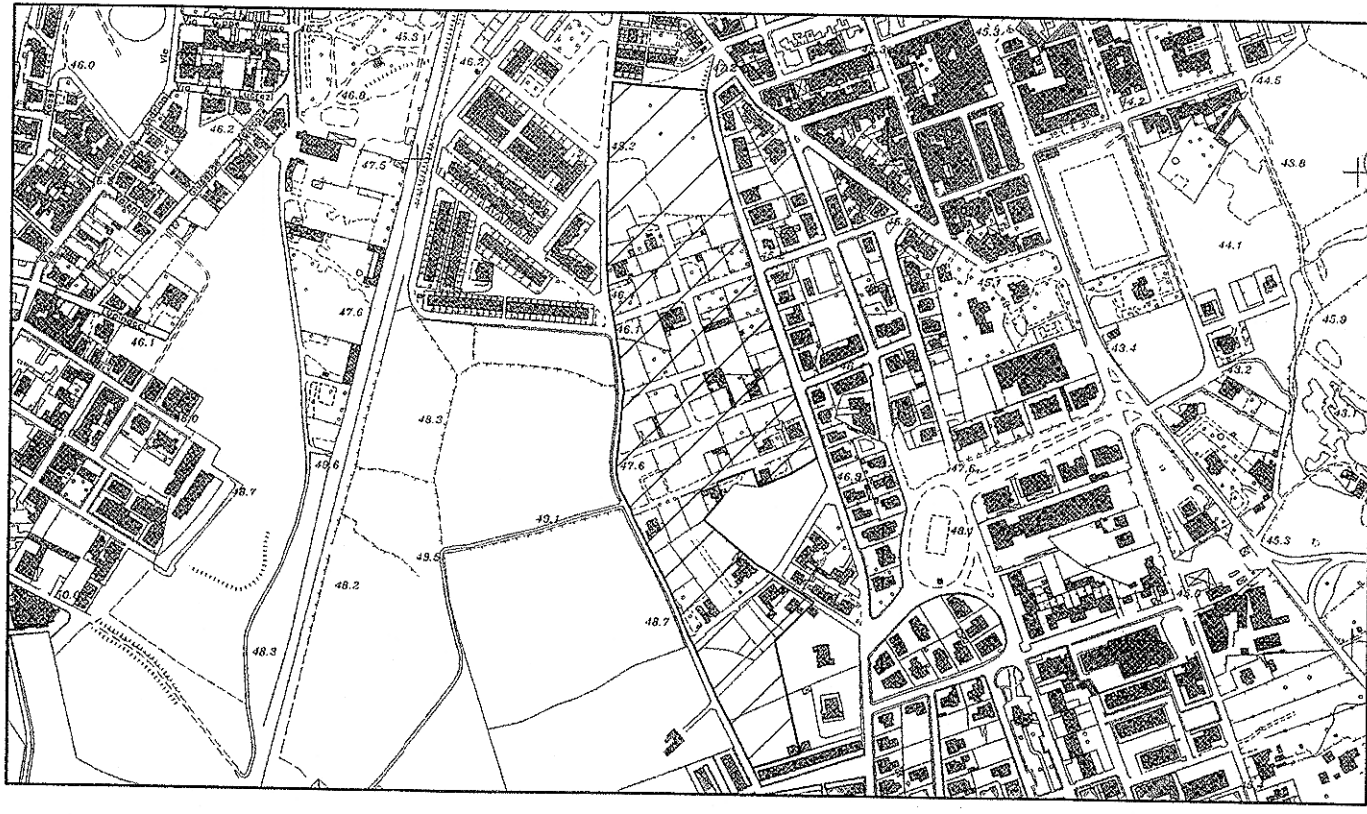

ELABORATO: - SCHEMA IMPIANTO ELETTRICO
 PER PUBBLICA ILLUMINAZIONE
 - SCHEMA IMPIANTO ELETTRICO
 PER USI CIVILI

TAVOLA
11

SCALA
 1:1000

DATA
 MARZO 2010

PROGETTISTI:

Dott. Ing. Giuseppe De Blasi Macrì

Dott. Arch. Paola Rosa Gigante

Geom. Antonio Caricato

CITTA' DI CAVALLINO (LE)
 29 MAR 2010
ARRIVO



LEGENDA

- Fabbricati con domanda di condono edilizio
- Fabbricati con C.E. in sanatoria
- Fabbricati senza domanda di condono edilizio e C.E.
- Parcheggi
- Verde
- Marciapiede
- Filo stradale fuori comparto
- F.11 Attrez. per l'istruz. dell'obbligo
- F.14 Verde attrezzato
- Sagoma di massimo ingombro

SCHEMA IMPIANTO ELETTRICO

- Rete elettrica per pubblica illuminazione di progetto
- Rete elettrica per usi civili di progetto
- Palo tipo

